

ESCALA: 1:75

PRANCHA: 01/1


CONTEÚDO: PLANTA BAIXA - PROPOSTA DE LAYOUT - CPL - SIAI - proposta 03



**TRIBUNAL DE CONTAS DO ESTADO**  
RIO GRANDE DO NORTE

- DIVISÓRIA A RELOCAR / INSTALAR
- - - DIVISÓRIA A REMOVER

### LEGENDA

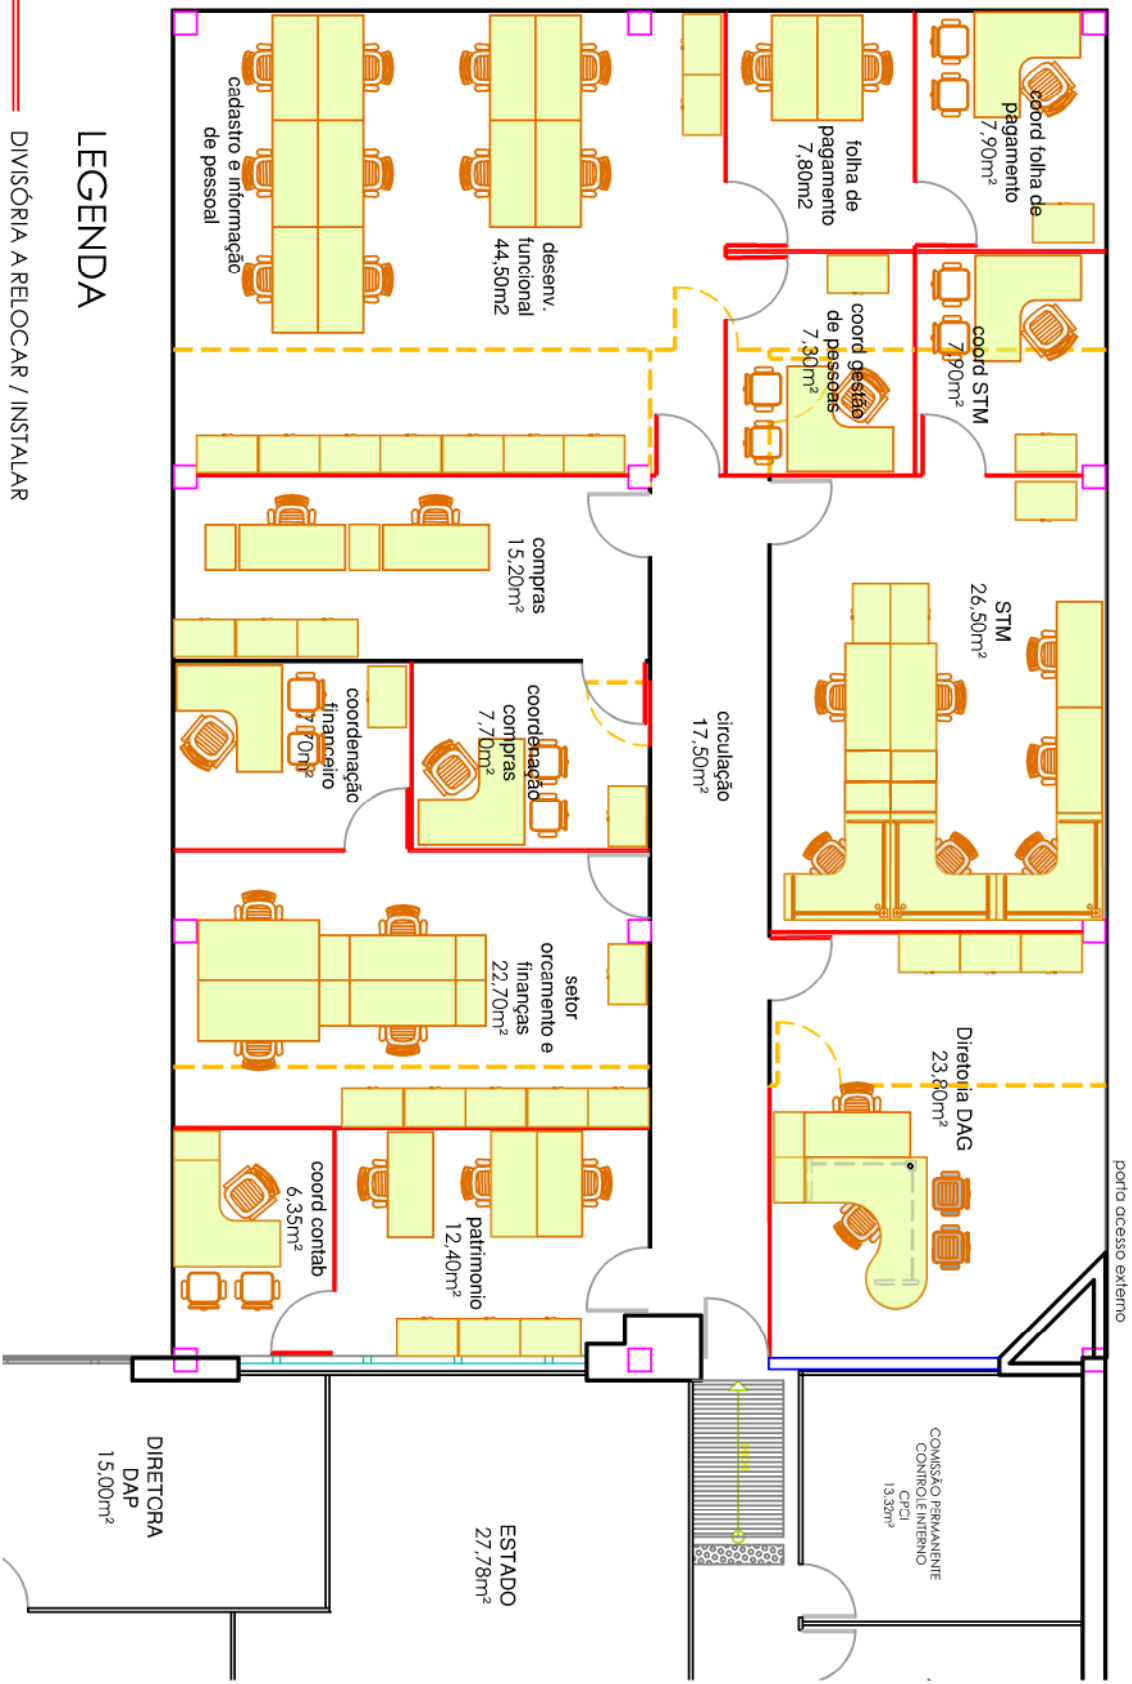

porta acesso externo


PROJETO:  
STM - SETOR TÉCNICO DE MANUTENÇÃO

PRANCHA:  
01/01

OBRA:  
TCE - ESTUDO LAYOUT DAG

CONTEÚDO:  
PLANTA BAIXA **NOVO LAY-OUT PROPOSTO**

ESCALA:  
1:100

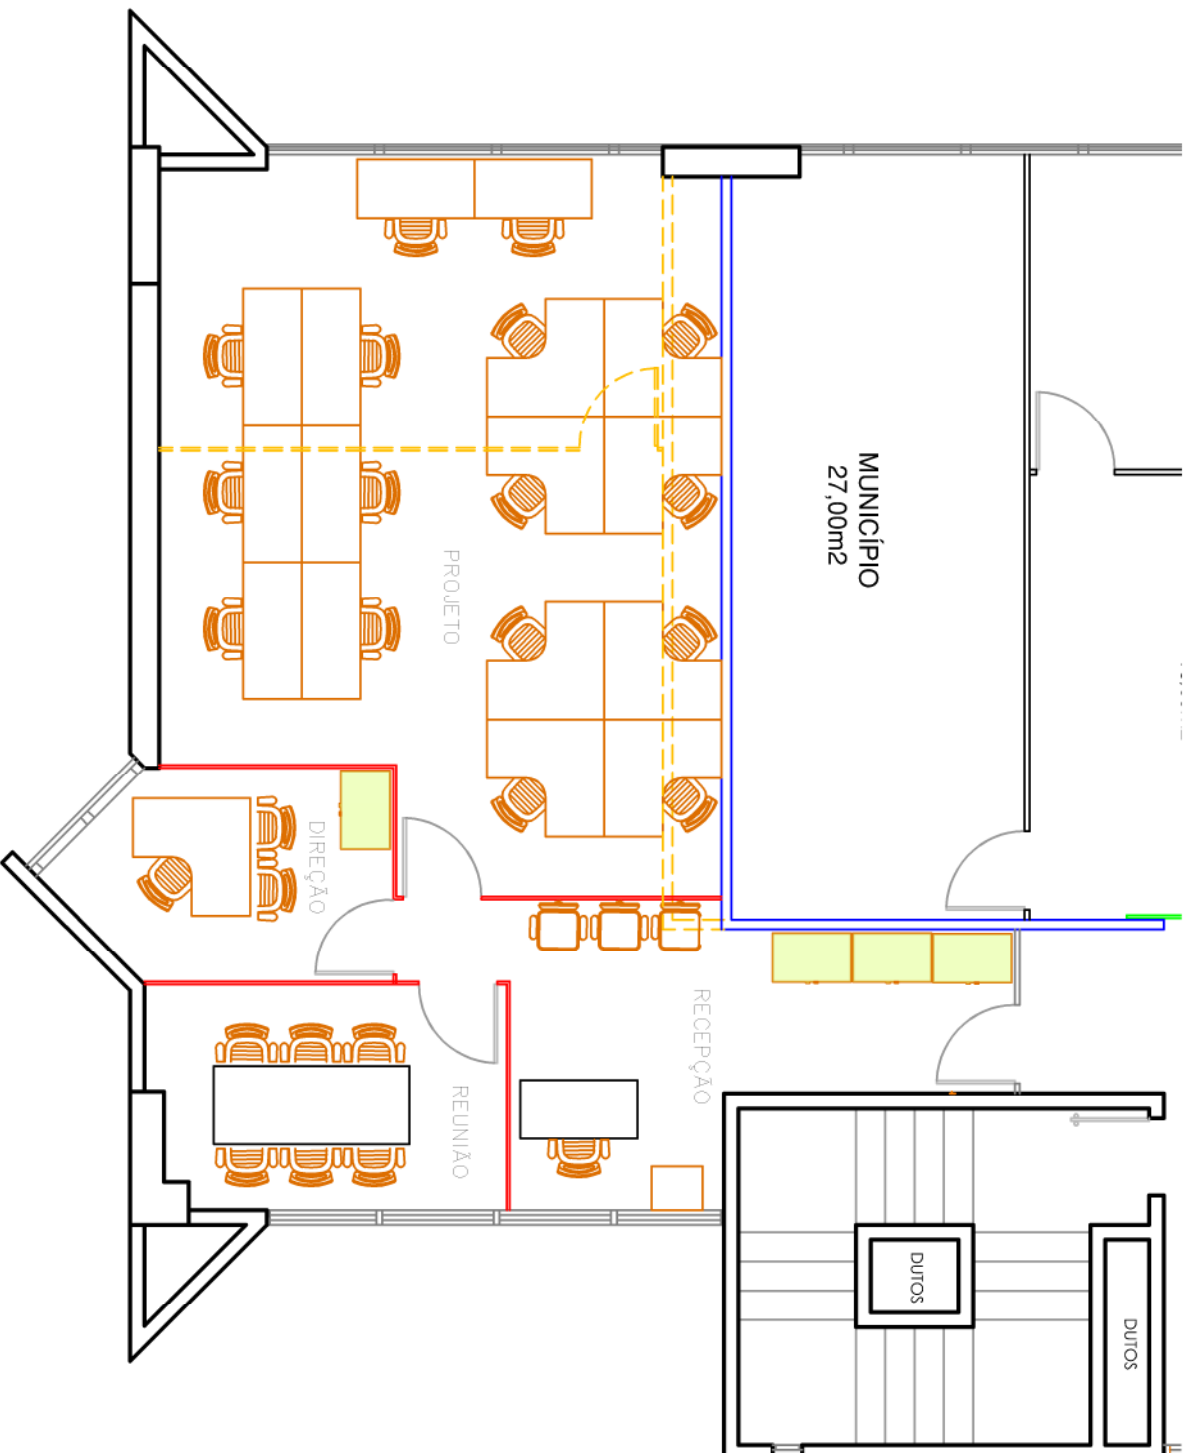

OBRA:

2º ANDAR - PROPOSTA 02

PROJETO:

STM - SETOR TÉCNICO DE MANUTENÇÃO

CONTEÚDO:

PLANTA BAIXA

LAY-OUT DIN

PRANCHA:

03/03

ESCALA:

1:75



TRIBUNAL DE CONTAS DO ESTADO  
RIO GRANDE DO NORTE

OBRA:

9º ANDAR NOVO LAYOUT

CONTEÚDO:

PLANTA BAIXA

PROPOSTA com COPA

ESCALA:


1:100

PROJETO:

STM - SETOR TÉCNICO DE MANUTENÇÃO

PRANCHA:

01/01

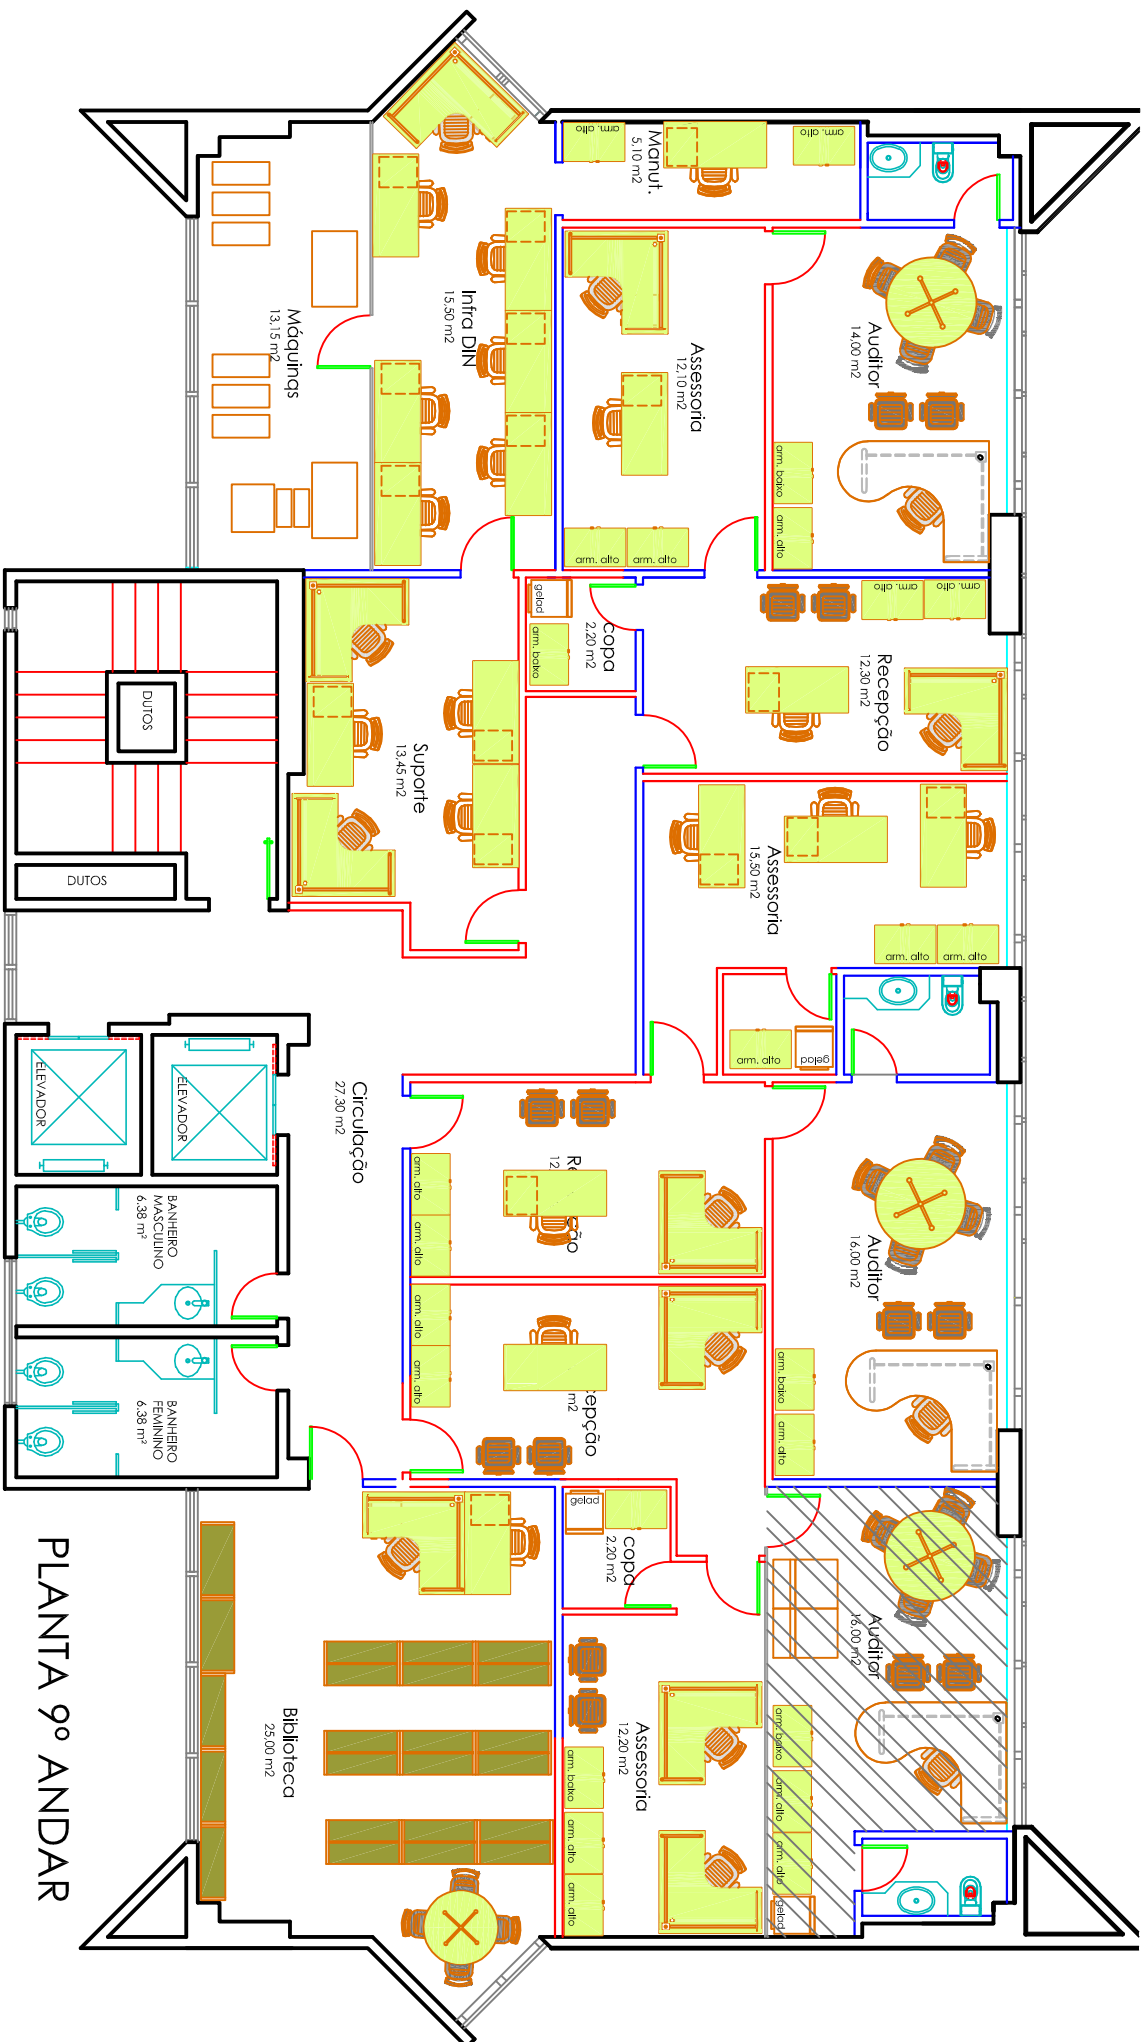


PLANTA 9º ANDAR









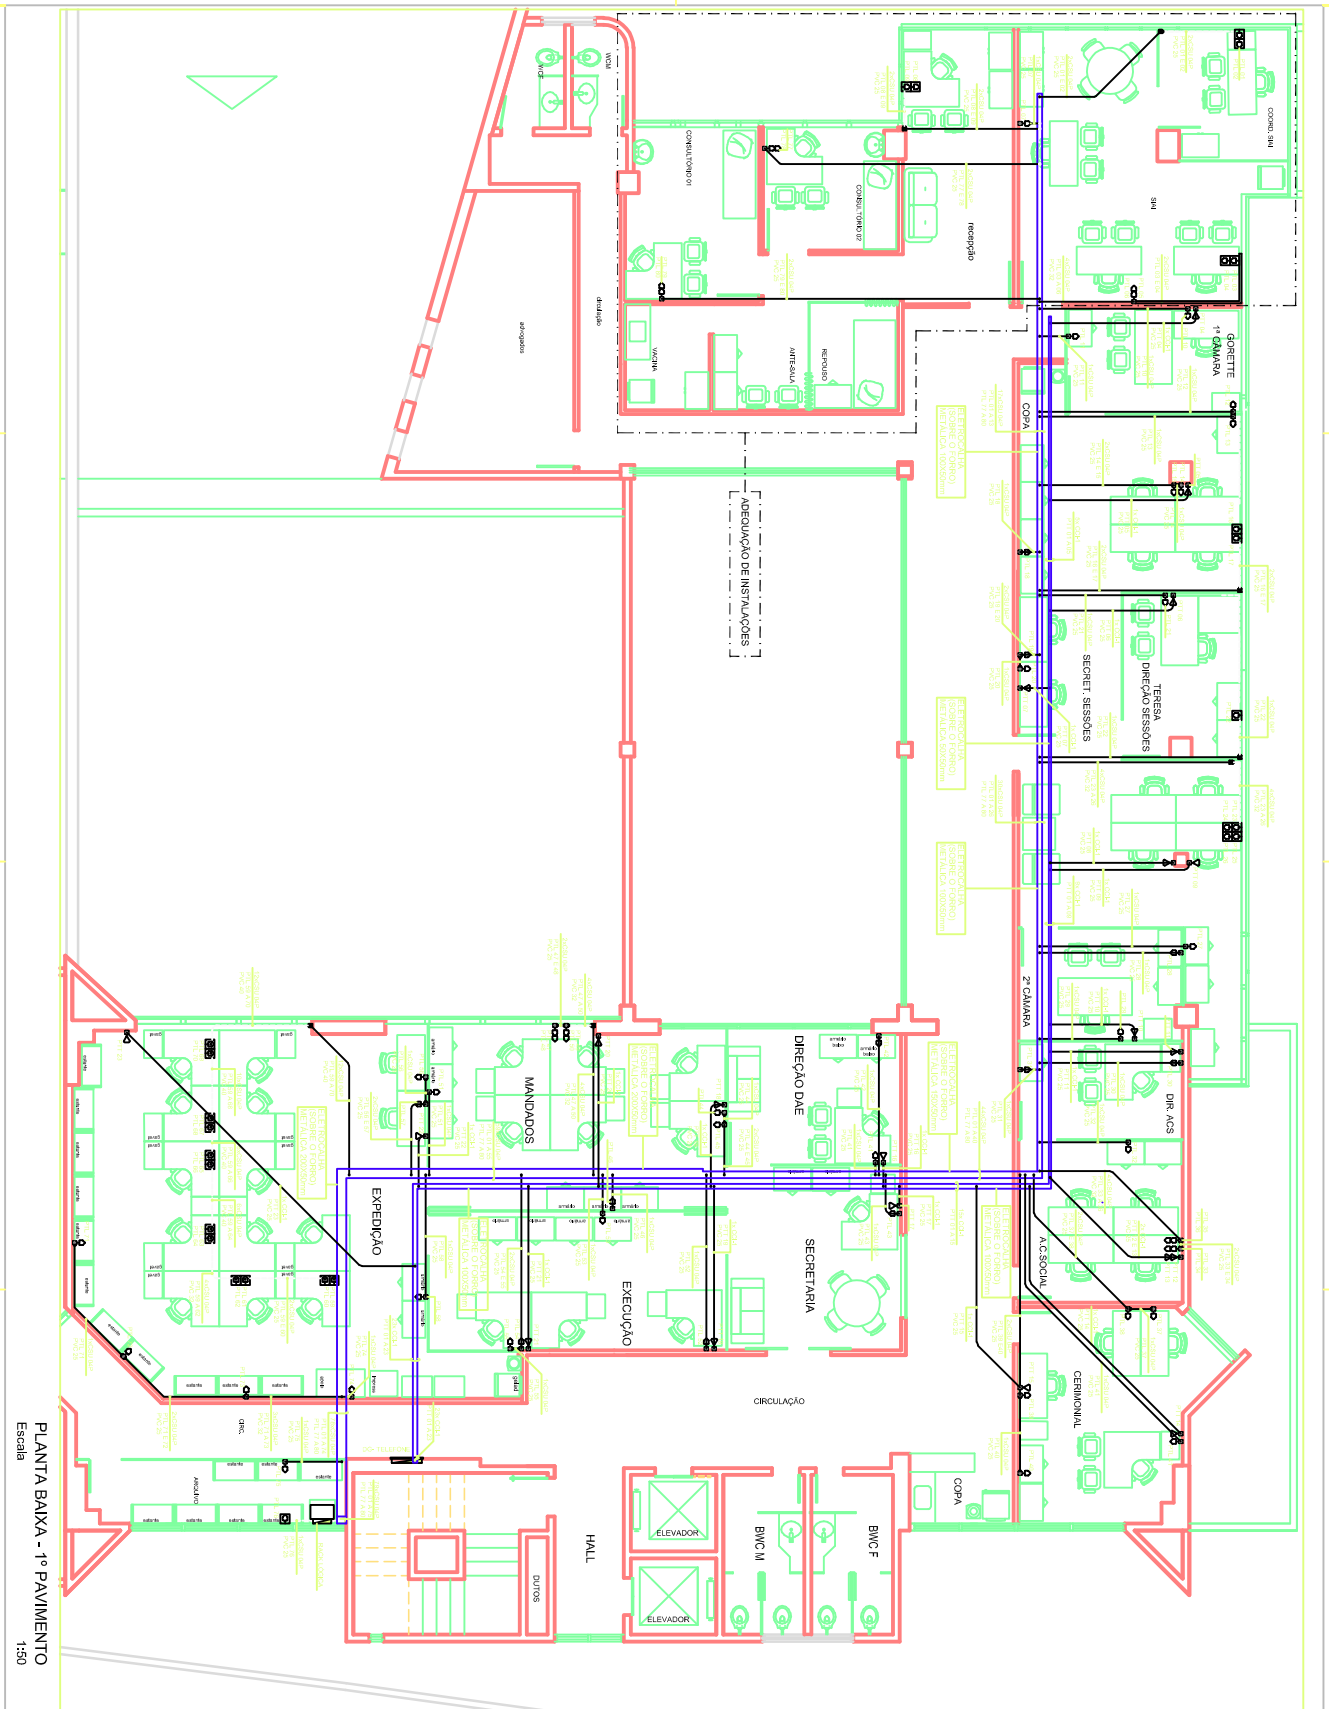

PLANTA BAIXA - 1º PAVIMENTO  
Escala 1:50

**LEGENDA**

(Symbol)	ÁREA DE SERVIÇO DE LIMPEZA
(Symbol)	ÁREA DE SERVIÇO DE SANITÁRIO
(Symbol)	ÁREA DE SERVIÇO DE COZINHA
(Symbol)	ÁREA DE SERVIÇO DE LAVANDARIA
(Symbol)	ÁREA DE SERVIÇO DE ALMOÇO
(Symbol)	ÁREA DE SERVIÇO DE REFEIÇÃO
(Symbol)	ÁREA DE SERVIÇO DE BEBIDAS
(Symbol)	ÁREA DE SERVIÇO DE CAFE
(Symbol)	ÁREA DE SERVIÇO DE DOCES
(Symbol)	ÁREA DE SERVIÇO DE SALGADO
(Symbol)	ÁREA DE SERVIÇO DE FRUITAS
(Symbol)	ÁREA DE SERVIÇO DE LEITE
(Symbol)	ÁREA DE SERVIÇO DE OVOS
(Symbol)	ÁREA DE SERVIÇO DE PEIXE
(Symbol)	ÁREA DE SERVIÇO DE CARNE
(Symbol)	ÁREA DE SERVIÇO DE VERDURE
(Symbol)	ÁREA DE SERVIÇO DE TUBER
(Symbol)	ÁREA DE SERVIÇO DE CEREAL
(Symbol)	ÁREA DE SERVIÇO DE LEGUME
(Symbol)	ÁREA DE SERVIÇO DE ÓLEO
(Symbol)	ÁREA DE SERVIÇO DE SAL
(Symbol)	ÁREA DE SERVIÇO DE TEMPERO
(Symbol)	ÁREA DE SERVIÇO DE ALGEMEM
(Symbol)	ÁREA DE SERVIÇO DE OUTRO

**SERGILO LUIS CARDOZO DAMIENS**  
 REGISTRO EM CARTA N.º 74.243-1/2014  
 CONSELHO DE ENGENHARIA DE ELETRICIDADE E ENGENHARIA DE ENFERMAGEM  
 RUA JOSÉ DE SIQUEIRA, 105 - JARDIM SÃO CARLOS, SÃO CARLOS, SP, BRASIL  
 FONE: (51) 3541-5000 | FAX: (51) 3541-5001 | E-MAIL: sergilo@sergilo.com.br  
 SERGILO.COM.BR

---

**SERGILO LUIS CARDOZO DAMIENS**  
 REGISTRO EM CARTA N.º 74.243-1/2014  
 CONSELHO DE ENGENHARIA DE ELETRICIDADE E ENGENHARIA DE ENFERMAGEM  
 RUA JOSÉ DE SIQUEIRA, 105 - JARDIM SÃO CARLOS, SÃO CARLOS, SP, BRASIL  
 FONE: (51) 3541-5000 | FAX: (51) 3541-5001 | E-MAIL: sergilo@sergilo.com.br  
 SERGILO.COM.BR

---

**PROJETO**  
 INSTALAÇÕES REDE LOGICA

---


**PROJETO (OBJ)**  
 TCE-TRIBUNAL DE CONTAS DO ESTADO  
 AVENIDA GETULIO VARGAS, N.º 680  
 PETROPOLIS, RJ

---

PROJETO	PLANTA BAIXA - 1º PAVIMENTO
DATA	JUNHO 2016
PROJEÇÃO	PROJEÇÃO UTM - UTM 22S
PROJEÇÃO	PROJEÇÃO UTM - UTM 22S
PROJEÇÃO	PROJEÇÃO UTM - UTM 22S
PROJEÇÃO	PROJEÇÃO UTM - UTM 22S
PROJEÇÃO	PROJEÇÃO UTM - UTM 22S

Imagem em alta resolução para impressão em escala 1:50. O documento é uma cópia digital de um desenho técnico em papel. Todos os direitos reservados. Proibida a reprodução sem a autorização do autor.



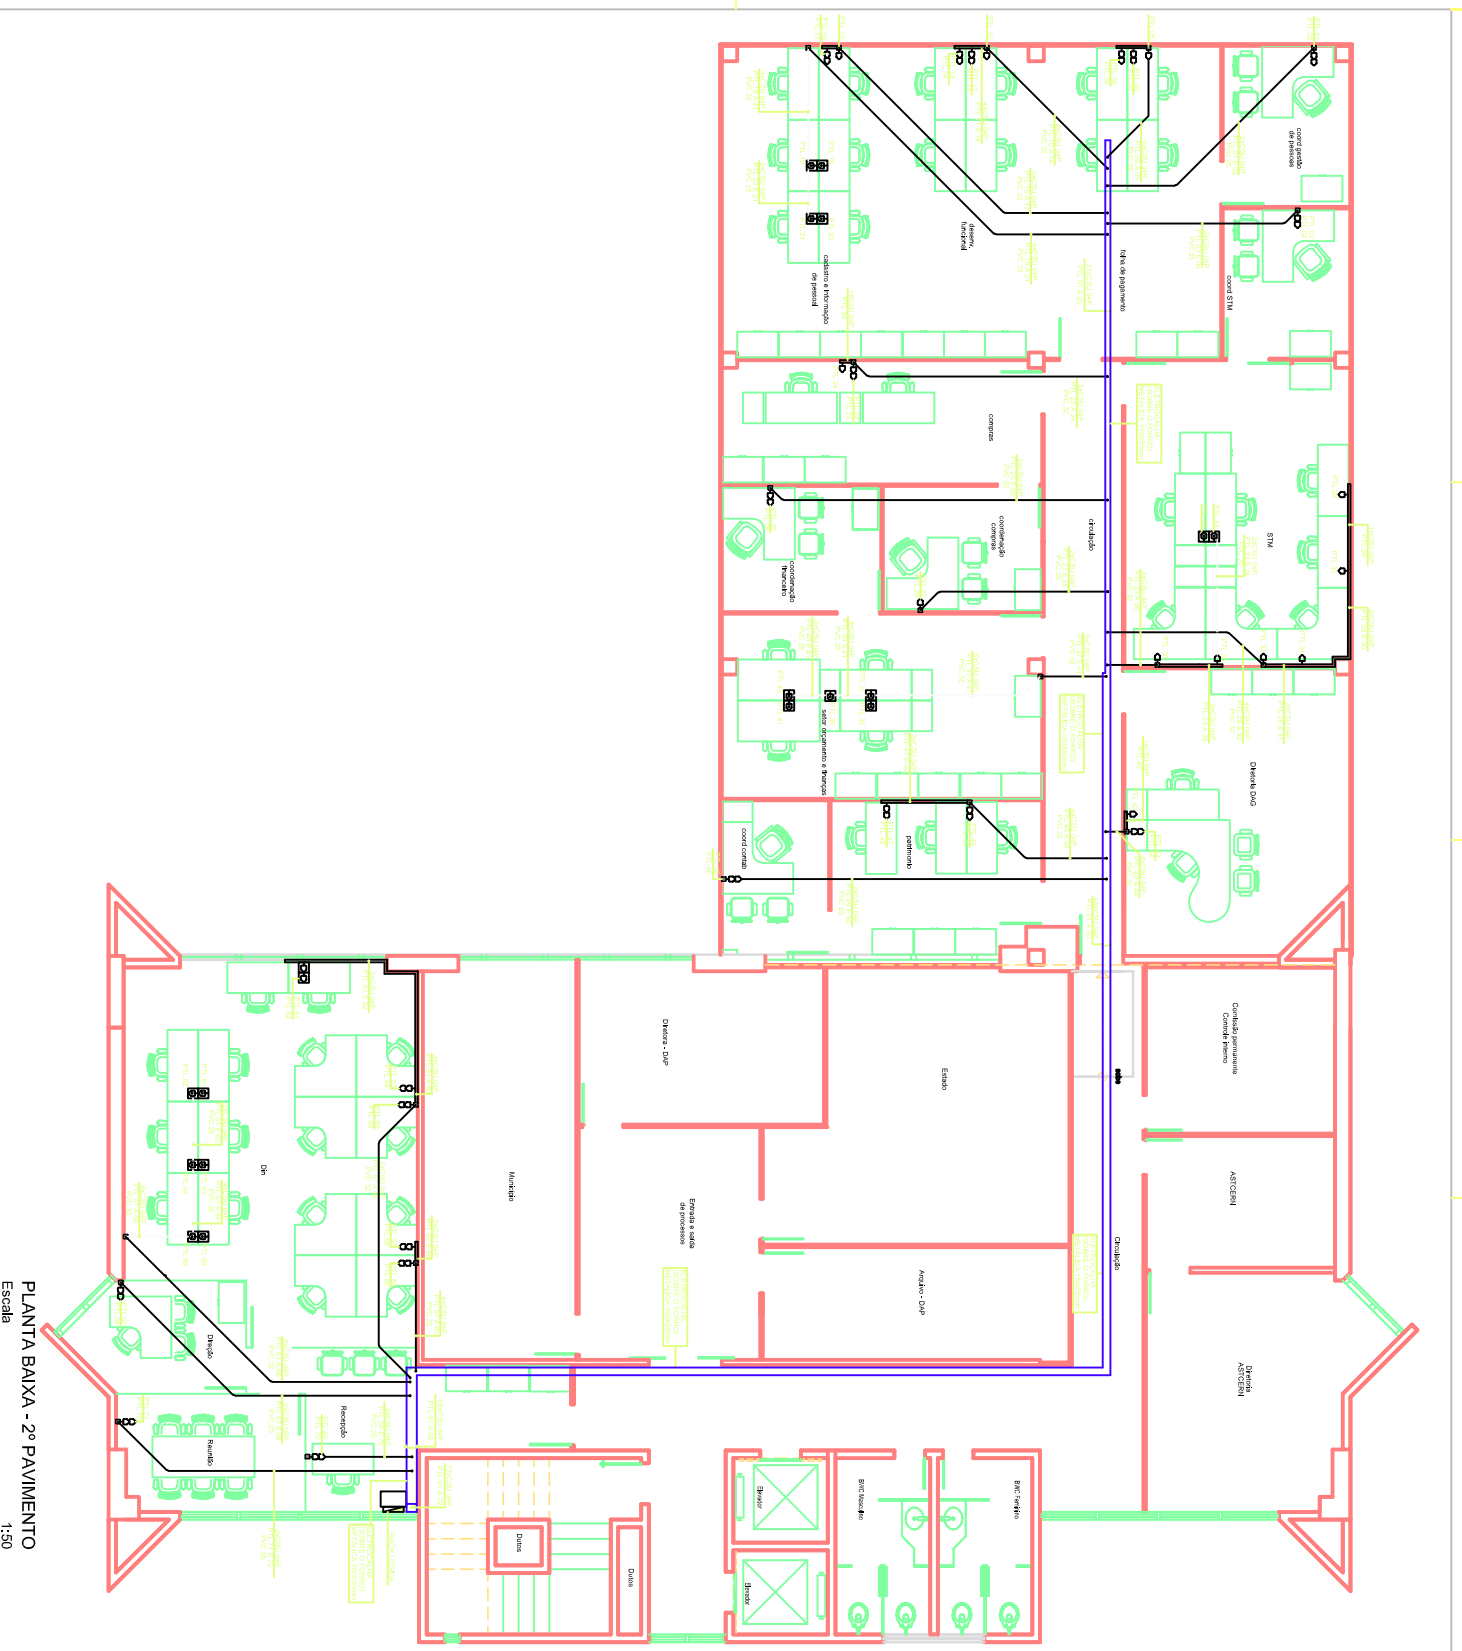

PLANTA BAIXA - 2º PAVIMENTO  
Escala 1:50


**LEGENDA**

	PARTE DA ESCADA, VÃO E VIGAS DE TIPO
	PARTE DA ESCADA, VÃO E VIGAS DE TIPO
	PARTE DA ESCADA, VÃO E VIGAS DE TIPO
	PARTE DA ESCADA, VÃO E VIGAS DE TIPO
	PARTE DA ESCADA, VÃO E VIGAS DE TIPO
	PARTE DA ESCADA, VÃO E VIGAS DE TIPO

<p><b>PROPRIETÁRIO:</b></p> <p>ATUADOR DO PROJETO: <b>SÉRGIO LUIS CARDOSO DANES</b> Eng. Civil - CRP. 130398/RS</p> <p>RESPONSÁVEL PELA EXECUÇÃO:</p>	
<p><b>PROJETO:</b></p> <p>INSTALAÇÕES REDE LÓGICA</p>	
<p><b>PROJETO DE:</b> TCE-TRIBUNAL DE CONTAS DO ESTADO</p> <p><b>ENDEREÇO:</b> AVENIDA GETÚLIO VARGAS, Nº 680 PETROPÓLIS, NATAL/RN</p>	
<p><b>PROJETO DE:</b> PLANTA BAIXA - 2º PAVIMENTO</p>	
<p><b>DATA:</b> JUNHO DE 2018</p> <p><b>ESCALA:</b> 1:50</p>	<p><b>PROJETO DE:</b> ENRIQUES LUIZ DE FREITAS</p> <p><b>PROJETO DE:</b> 43201706</p> <p><b>PROJETO DE:</b> L03</p>
<p><b>PROJETO DE:</b> 02 / 03</p>	

Reservados todos os direitos. É vedada a reprodução total ou parcial sem autorização prévia por escrito da SBC Engenharia Ltda.

**SÉRGIO LUIS CARDOSO DANES**  
ENGENHEIRO CIVIL - CRP. 130398/RS  
Av. Adolpho Beck, 393 - Escola Técnica Adelfo S. L. - P. 11 - Natal - RN  
@sergiocardosodanes | e-mail: sergiocardosodanes

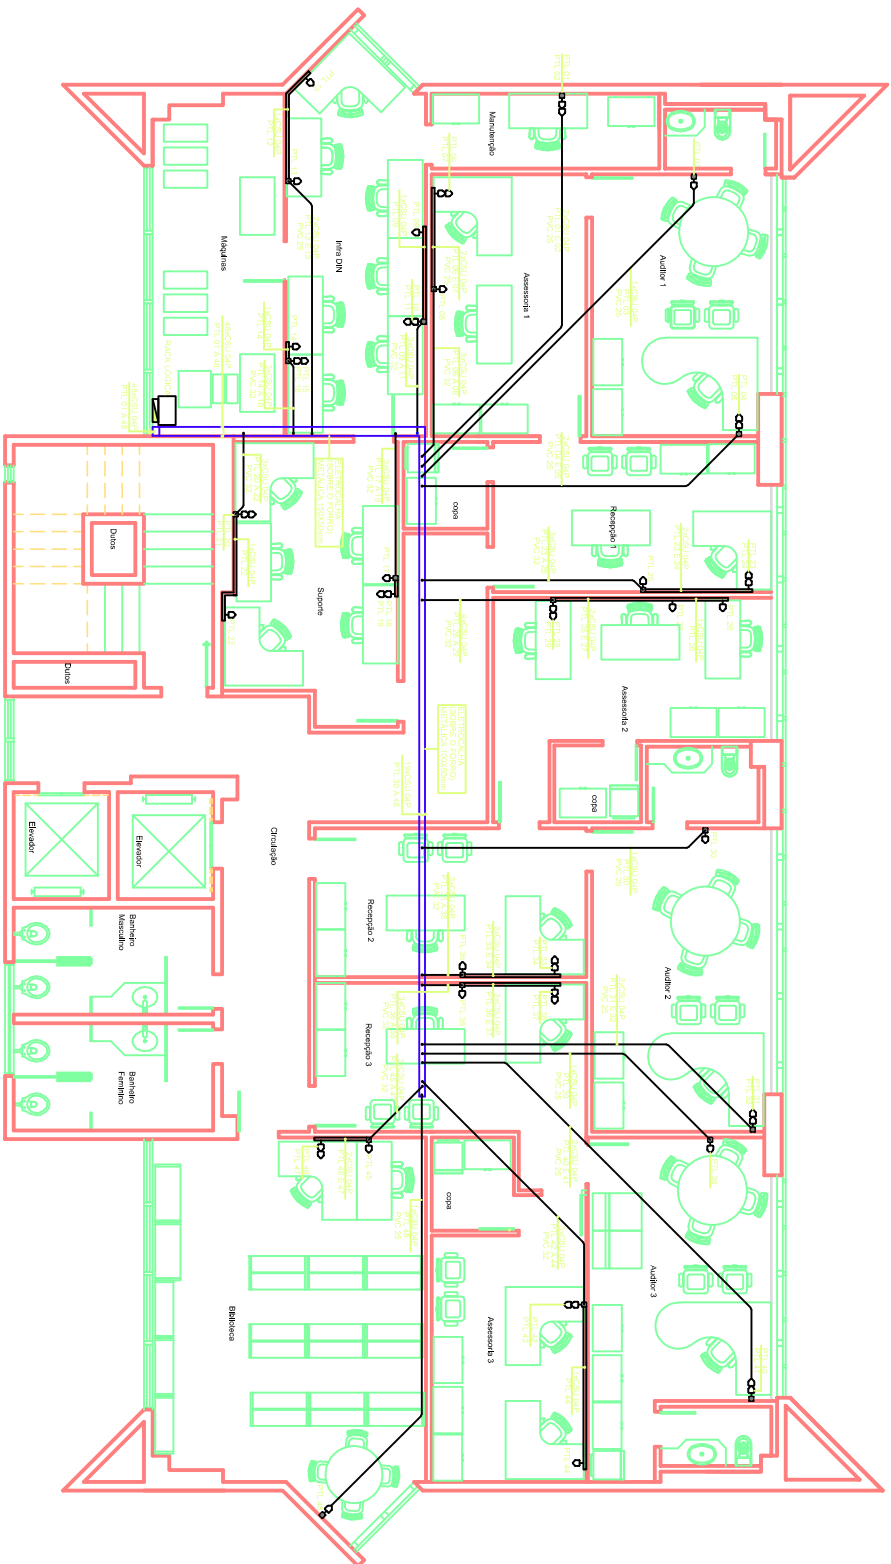

PLANTA BAIXA - 9º PAVIMENTO  
Escala 1:50

**LEGENDA**

	CONJUNTO DE LÓGICA BAIXA A 100M DO PISO
	FRONTO DE LÓGICA BAIXA DO PISO DA LAJE DO PAVIMENTO
	FRONTO DE LÓGICA BAIXA DO BANHEO MAS
	ELETRÓDOTO EMBITO DO LUGAR A LAJE DO PISO
	ELETRÓDOTO EMBITO DO BANHEO MAS E DO BANHEO FEMININO
	CANAL ETIA COM TAMPA DO TETO - 17x25x20mm

PROPRIETÁRIO:

AUTOR DO PROJETO:

SÉRGIO LUIS CARDOSO DANTAS  
Eng. Civil - CREA 21078879-3

RESPONSÁVEL PELO EXECUÇÃO:



**SÉRGIO LUIS CARDOSO DANTAS**  
ENGENHEIRO CIVIL - CREA 21078879-3  
Av. Indústrias Sítio, 988 - Figueira Assêria, cidade 16.174-145, Ind. Indústrias  
07 20282288 | Fax: 071 9411 3388 | 071 98933348  
@sergiocardosodantas | www.sergiocardosodantas.com.br

PROJETO: INSTALAÇÕES REDE LÓGICA

PROJETO (ARQUITETO): TCE-TRIBUNAL DE CONTAS DO ESTADO  
ENDEREÇO: AVENIDA GETÚLIO VARGAS, Nº 690  
PETROPOLIS, NATAVAL/RN

PROJETO (ARQUITETO): PLANTA BAIXA - 9º PAVIMENTO

DATA: JUNHO 2018  
PROJETO Nº: 4132017-256  
Escala: 1:50

03 / 03

Reservados todos os direitos de autor e todos os direitos de propriedade intelectual. Nenhuma parte deste projeto pode ser reproduzida ou transmitida sem autorização prévia por escrito do autor.